


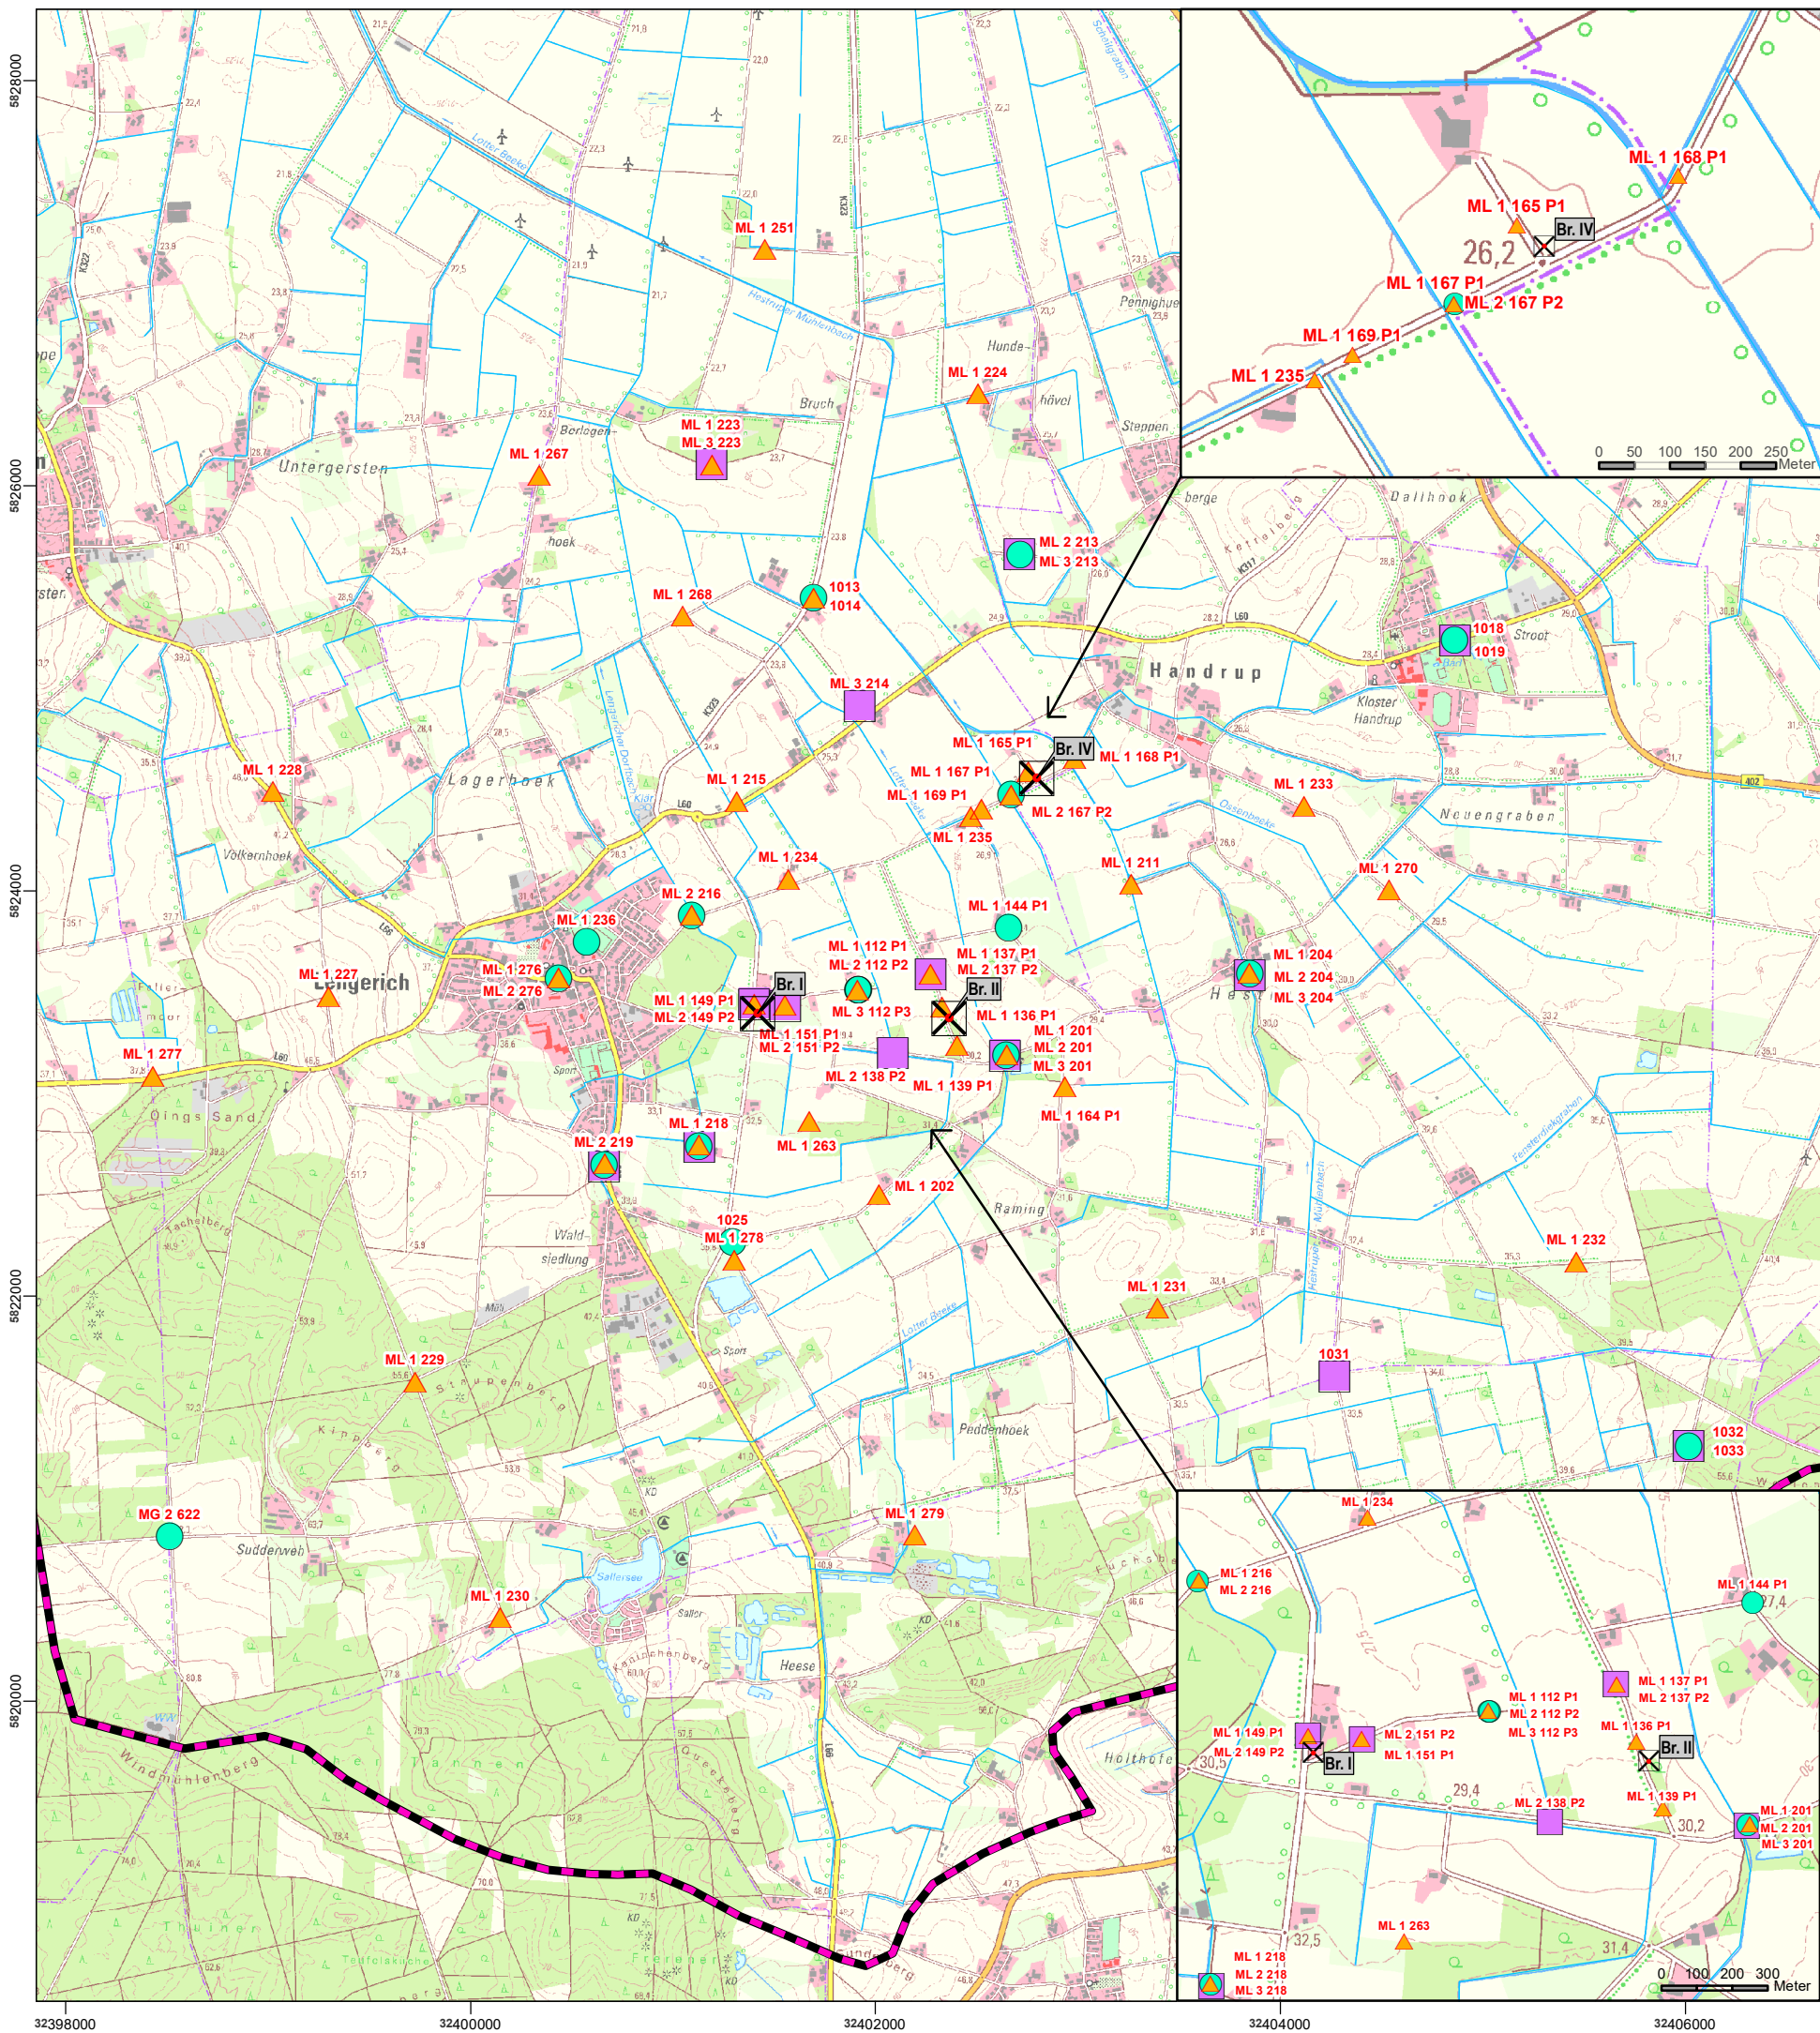

Legende

- Modellgebiet
- Vorfluter

GW-Messstellen mit Gangliniendarstellung

- GWL 1
- GWL 2
- GWL 3

0 1000 2000m

Quellen:
Kartengrundlage:
Auszug aus den Geobasisdaten der Niedersächsischen
Vermessungs- und Katasterverwaltung, © 2013
Landesamt für Geoinformation und Landentwicklung Niedersachsen (LGLN)



Daten:
Niedersächsischer Landesbetrieb für Wasserwirtschaft, Küsten-
und Naturschutz (NLWKN), Betriebsstellen Meppen und Cloppenburg;
Landkreis Osnabrück, Untere Wasserbehörde; Landkreis Emsland, Fachbereich Umwelt;
Wasserverband Lingener Land; Wasserverband Bersenbrück



Auftraggeber:
Wasserverband Lingener Land
Am Darmer Wasserwerk 1
49809 Lingen (Ems)



Projekt:
**3-jähriger Dauerpumpversuch
Lengerich-Handrup
Durchführungsplan - Beweissicherung
5. Jahresbericht**

Projektnr. 52552 Maßstab 1:35.000

Datum Februar 2024

Koordinatensystem UTM: ETRS89, 32N Gezeichnet sb/MB

Planbezeichnung:

Änderungen Datum Gezeichnet

**Lageplan der Grundwassermessstellen
mit Gangliniendarstellungen in den
Anlagen 2.ff (siehe auch Tabelle 7)**

Bearbeitet Geprüft MB Anlage 2.1

