


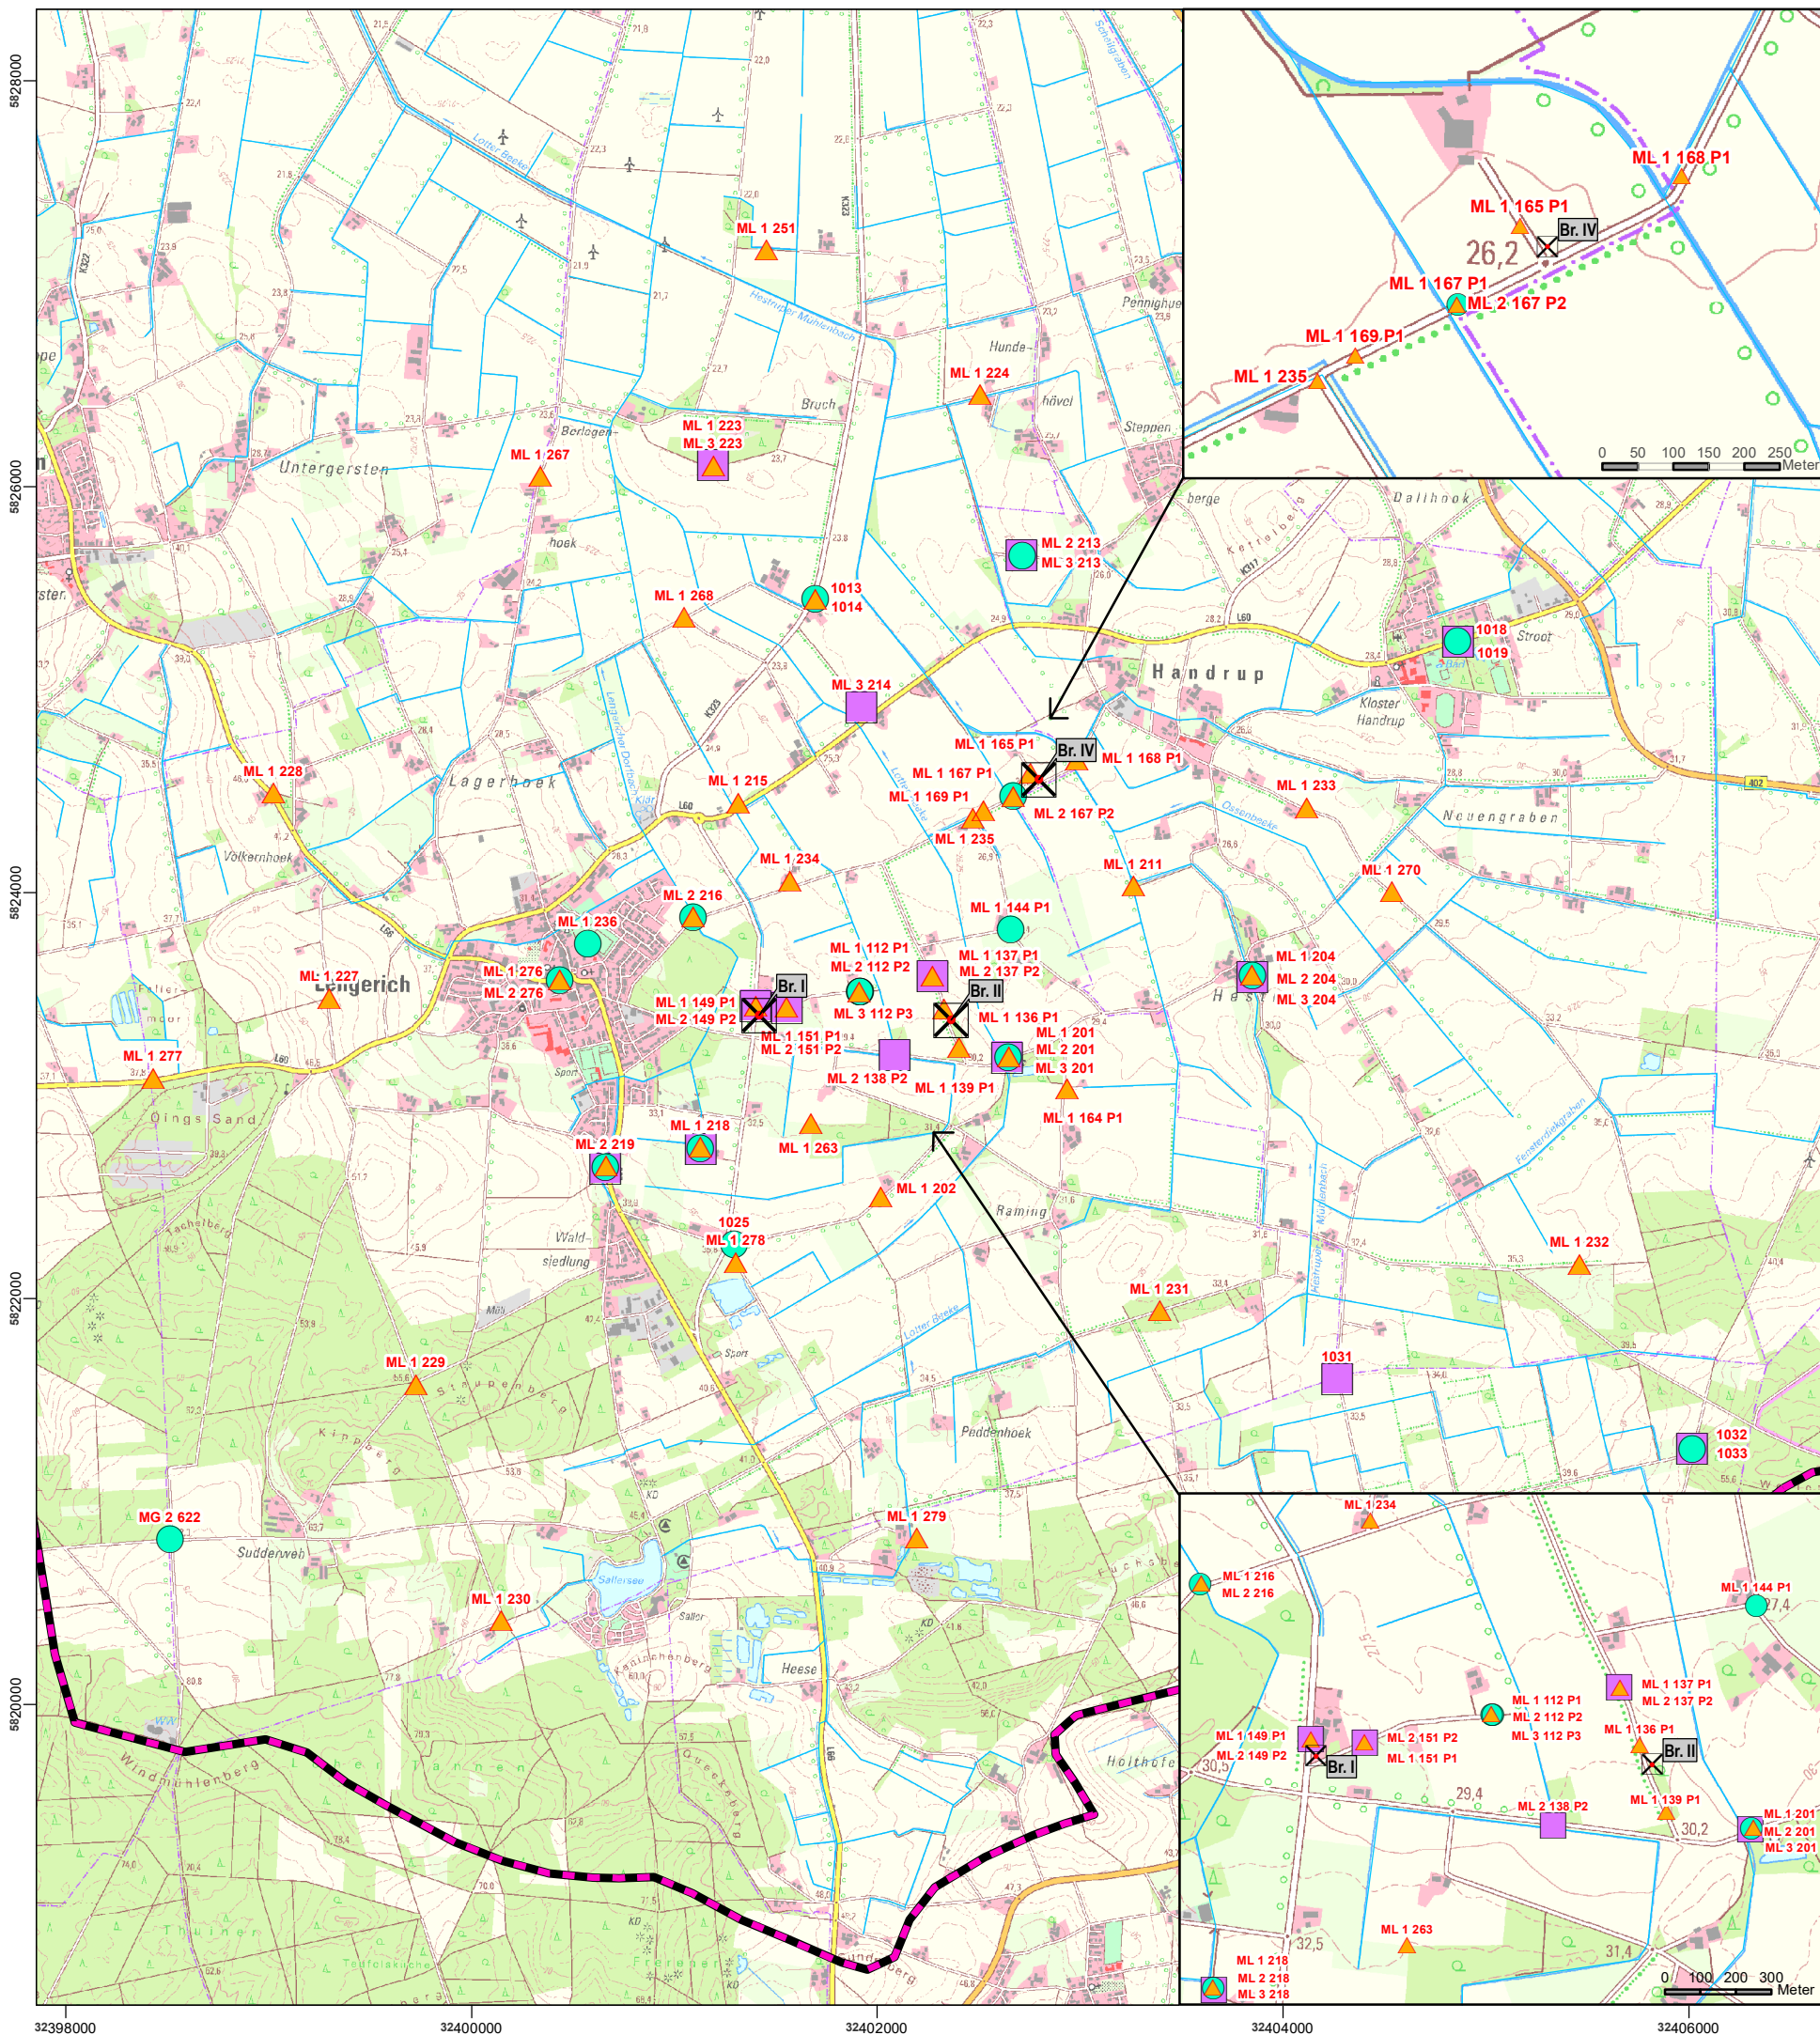

Legende

- Modellgebiet
- Vorfluter
- GW-Messstellen mit Gangliniendarstellung**
 - 1, GWL 1
 - 1, GWL 2
 - 1, GWL 3

0 1000 2000m

Quellen:
Kartengrundlage:
Auszug aus den Geobasisdaten der Niedersächsischen
Vermessungs- und Katasterverwaltung, © 2013
Landesamt für Geoinformation und Landentwicklung Niedersachsen (LGLN)



Daten:
Niedersächsischer Landesbetrieb für Wasserwirtschaft, Küsten-
und Naturschutz (NLWKN), Betriebsstellen Meppen und Cloppenburg;
Landkreis Osnabrück, Untere Wasserbehörde; Landkreis Emsland, Fachbereich Umwelt;
Wasserverband Lingener Land; Wasserverband Bersenbrück



Auftraggeber:
Wasserverband Lingener Land
Am Darmer Wasserwerk 1
49809 Lingen (Ems)



Projekt:
**3-jähriger Dauerpumpversuch
Lengerich-Handrup
Durchführungsplan - Beweissicherung
3. Jahresbericht**

Projektnr.
52552

Maßstab
1:35.000

Datum
November 2021

Koordinatensystem
UTM: ETRS89, 32N

Gezeichnet
sb/MB

Planbezeichnung:

Änderungen

Datum Gezeichnet

**Lageplan der Grundwassermessstellen
mit Gangliniendarstellungen in den
Anlagen 2.ff (siehe auch Tabelle 5)**

Geprüft
MB

Anlage
2.1

